

泉ヶ丘中学校空調設備整備工事 設計図

図面リスト

A-01	表紙	A-05	本館 1階平面図 本館 南立面図	M-01	改修後 空調機器リスト	M-05	改修前空調平面図 本館・中校舎 2階
A-02	附近見取図	A-06	本館・中校舎 2階平面図	M-02	改修後空調平面図・立面図 本館 1階・南面		
A-03	特記仕様書	A-07	空調設備標準図	M-03	改修後空調平面図 本館・中校舎 2階		
A-04	配置図			M-04	改修前空調平面図・立面図 本館 1階・南面		

訂正

工事名

泉ヶ丘中学校空調設備整備工事

図面名

表紙

縮尺

作成年月日

図面番号





(株) 八木建設一級建築士事務所

京都府知事登録第02A00563号 0774-82-3125
建設大臣人登録第284449号 八木寿美徳

令和6年05月15日

A-01


—

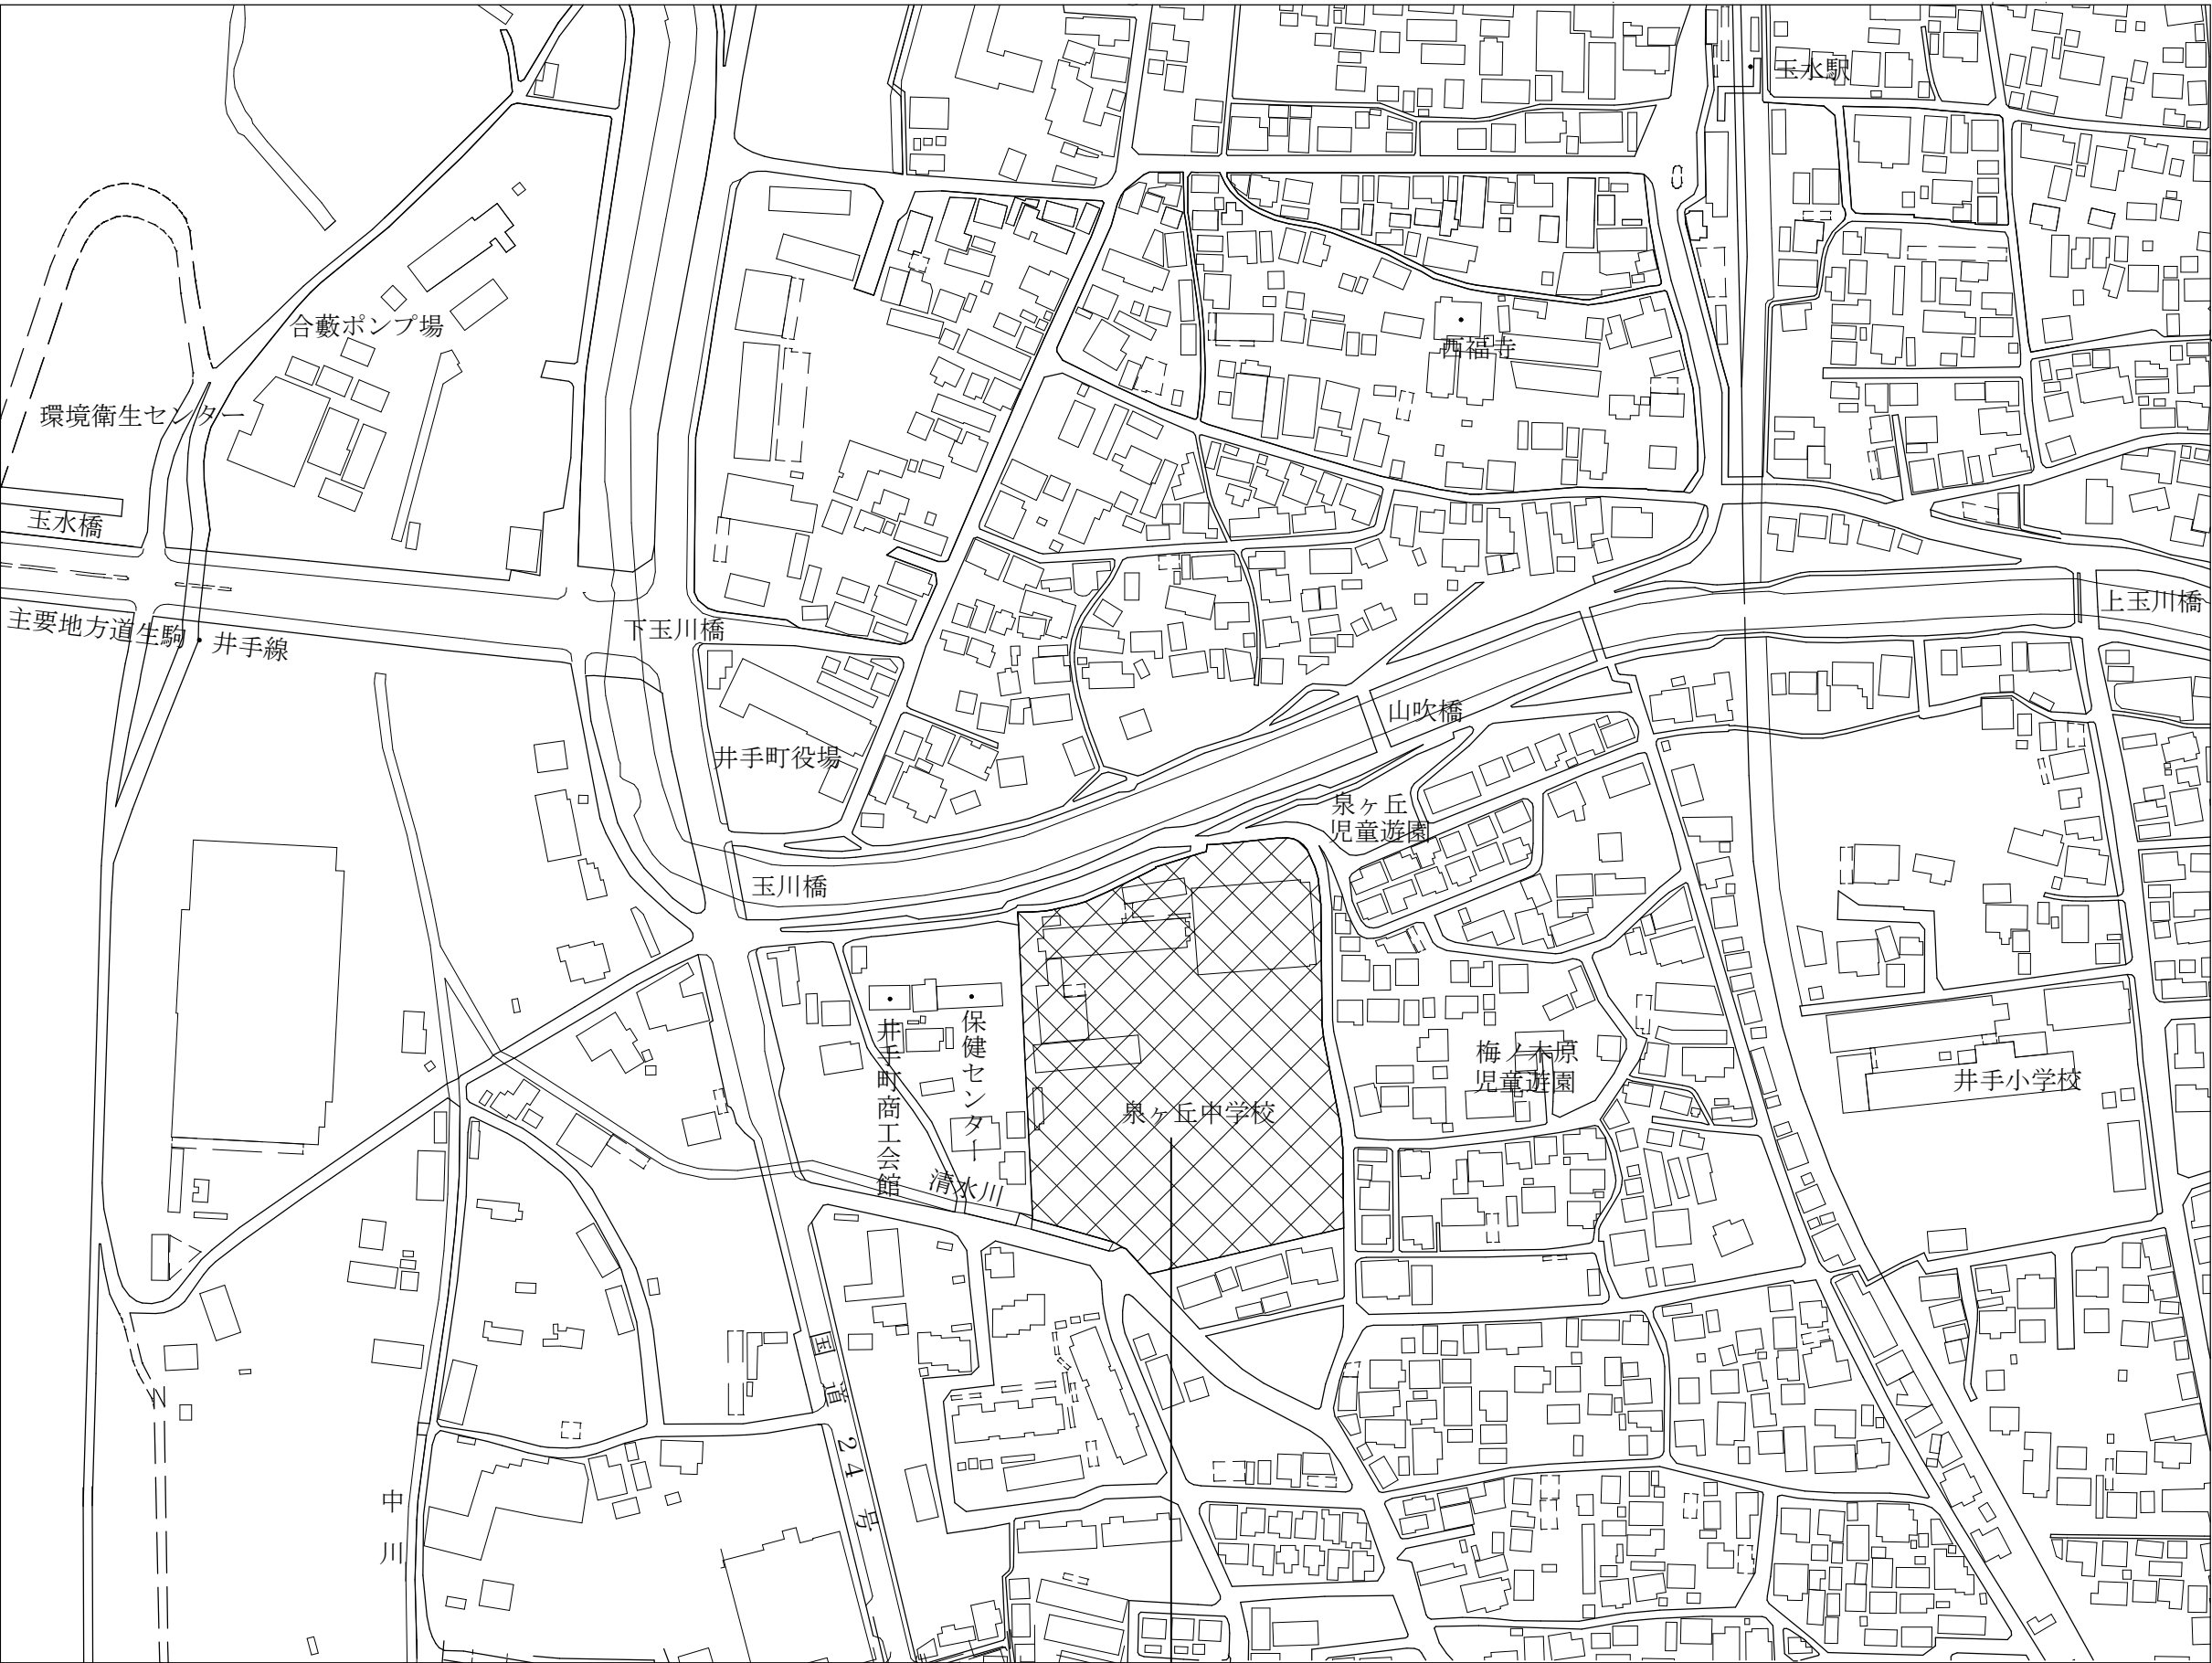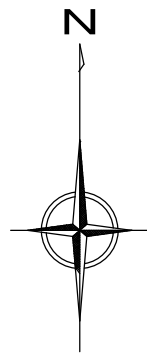

工事場所：京都府綴喜郡井手町大字井手小字橋ノ本地内


訂 正	----- -----	工 事 名	泉ヶ丘中学校空調設備整備工事	図 面 名	附近見取図	縮 尺	作成年月日	図面番号	 (株) 八木建設一級建築士事務所 京都府知事登録第02A00563号 建設大臣人登録第284449号	0774-82-3125 八 木 寿 美 徳		
						1：2500	令和06年05月15日	A-02				

訂 正		工 事 名	泉ヶ丘中学校空調設備整備工事	図 面 名	特記仕様書	縮 尺	作成年月日	図面番号	 (株) 八木建設一級建築士事務所 京都府知事登録第02A00553号 0774-82-3125 建設大臣人登録第284449号 八 木 寿 美 徳			
						—	令和06年05月15日	A-03				

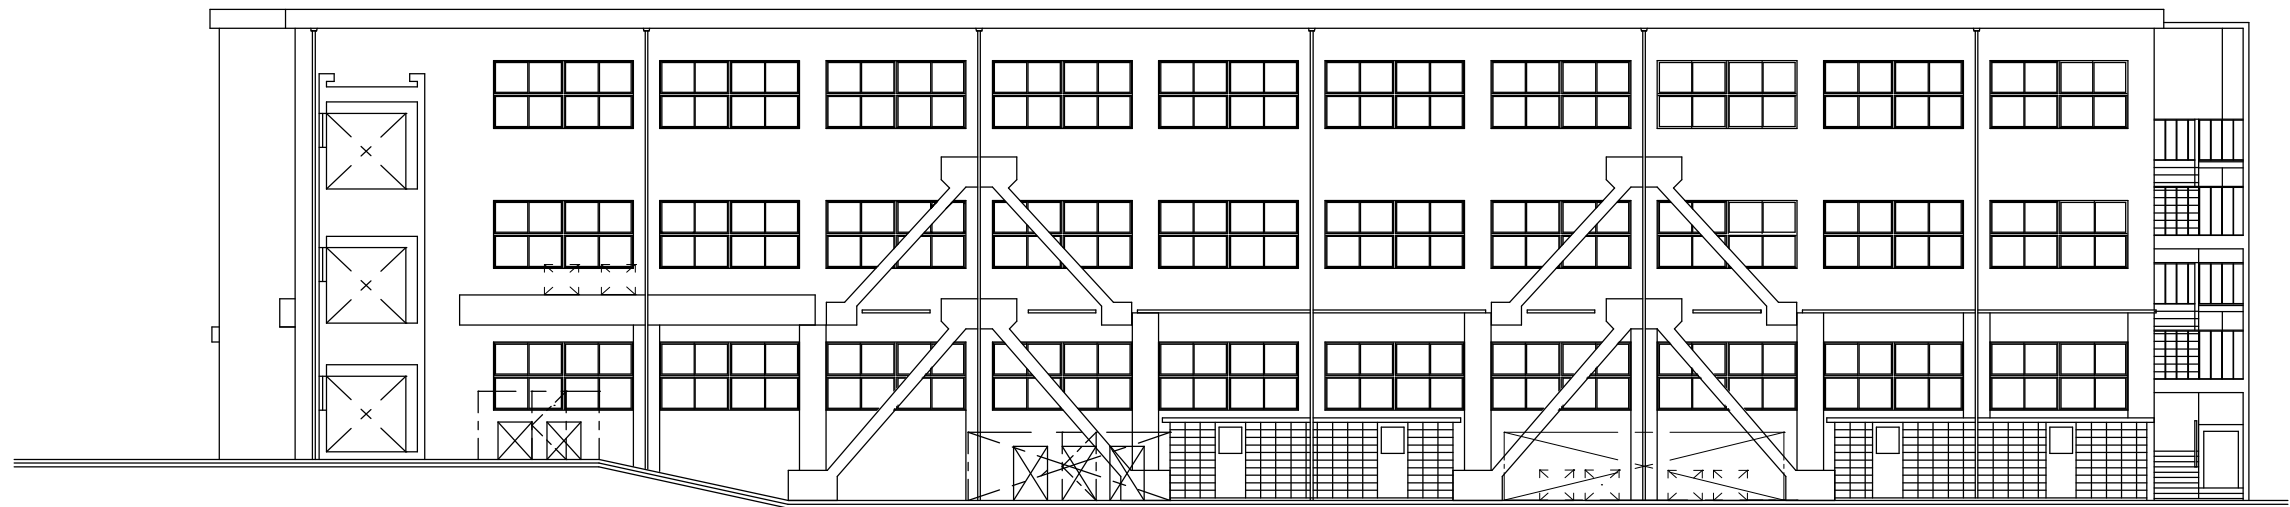

- 凡例
- 既設メッシュフェンス
 - 室外機メッシュフェンス (AR-A1800-MS)
 - 既設室外機
 - 新設室外機

本館南立面図 S = 1 / 2 0 0


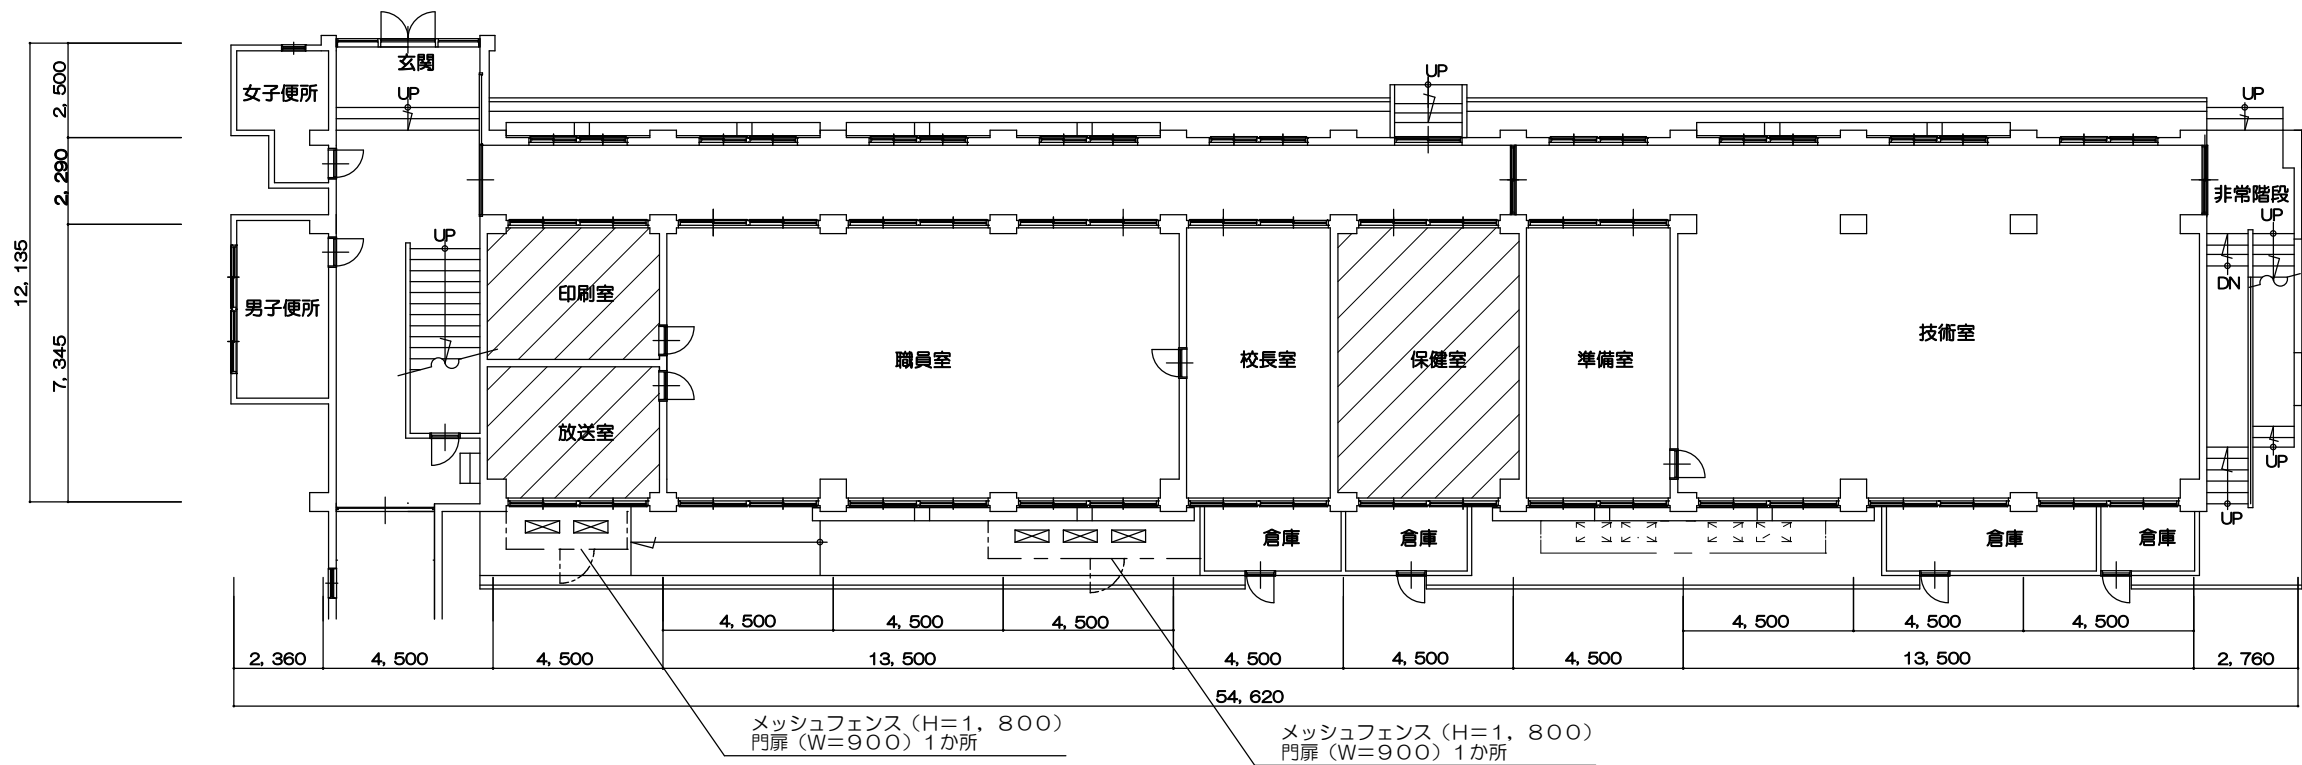


- 凡例
- 既設メッシュフェンス
 - 室外機メッシュフェンス (AR-A1800-MS)
 - 既設室外機
 - 新設室外機

本館1階平面図 S = 1 / 2 0 0

空調設備整備教室を示す。

訂 正			工 事 名	泉ヶ丘中学校空調設備整備工事	図 面 名	本館 1階平面図	縮 尺	作成年月日	図面番号		(株) 八木建設一級建築士事務所 京都府知事登録第02A00563 0774-82-3125 建設大臣人登録第284449号 八 木 寿 美 穂			
						本館 南立面図	1 : 200	令和6年05月15日	A-05					

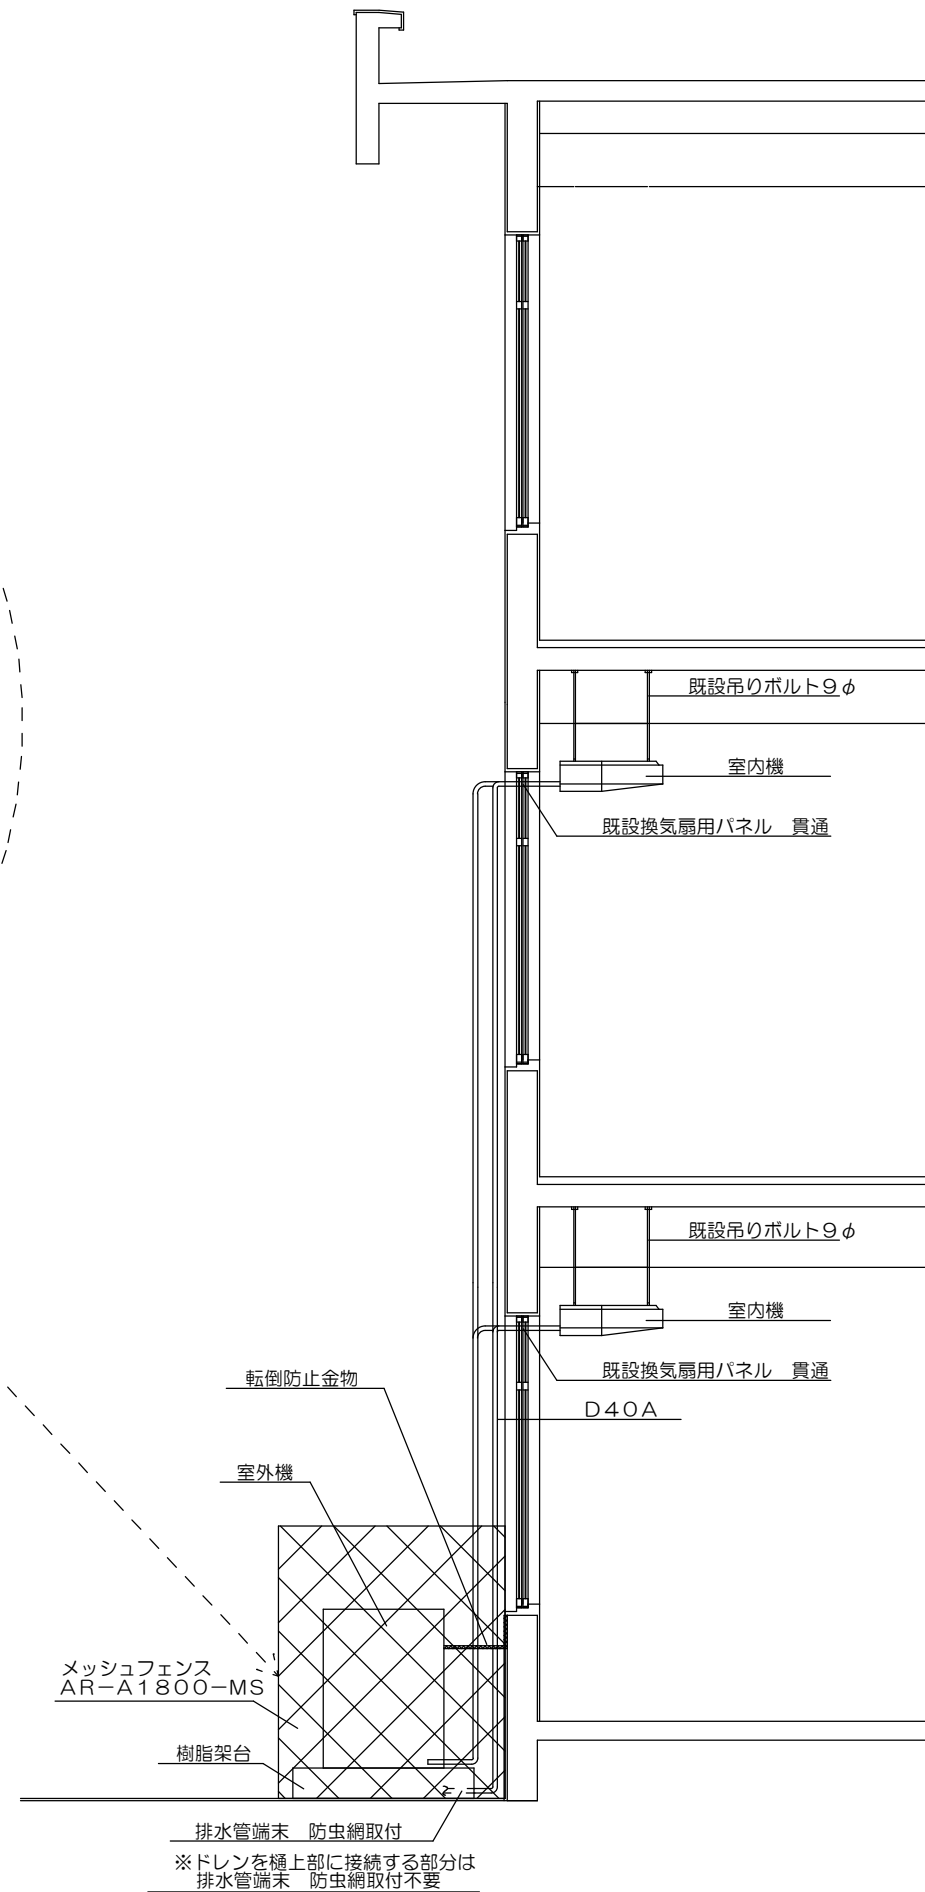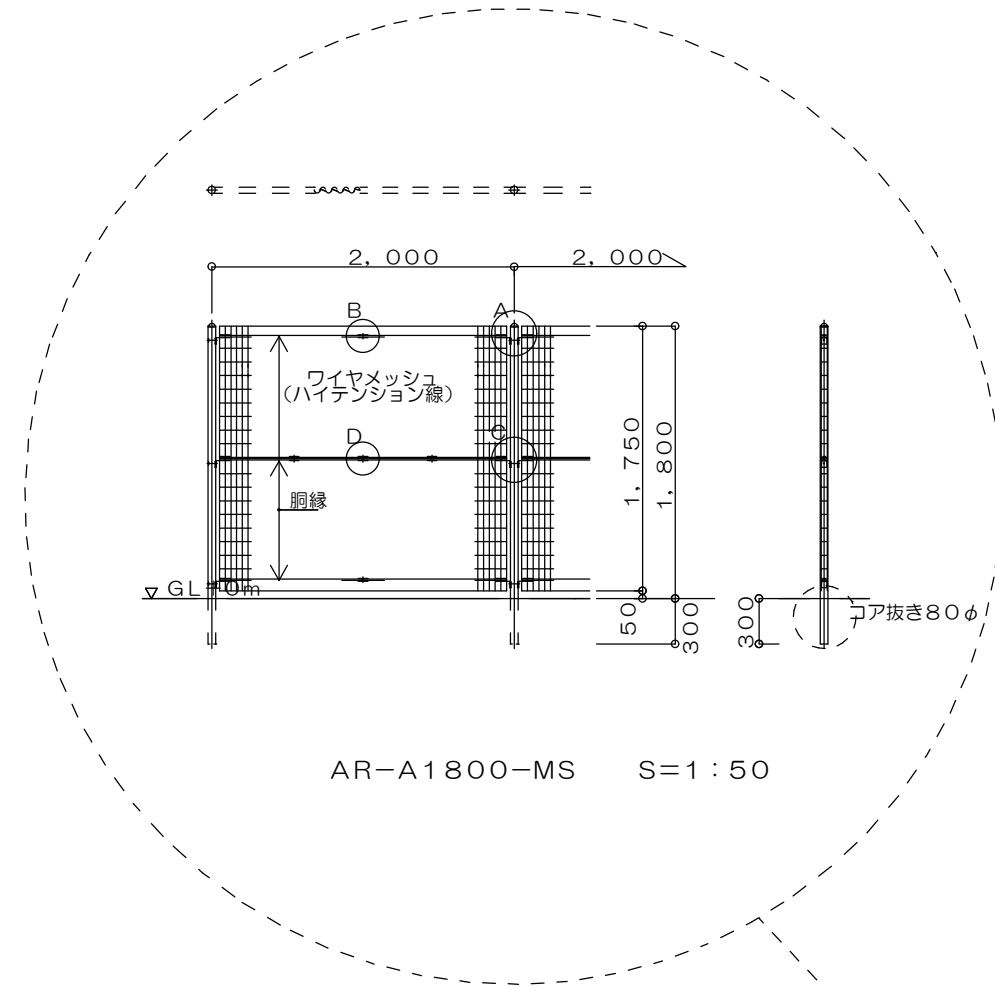

空調設備標準図 1 / 50

訂 正	-----	工 事 名	泉ヶ丘中学校空調設備整備工事	図 面 名	空調設備標準図	縮 尺	作成年月日	図面番号	 (株) 八木建設一級建築士事務所 京都府知事登録第02A00563 0774-82-3125 建設大臣登録第284449号 八 木 寿 美 穂			
	-----					1 : 50	令和6年05月15日	A-07				

新設 空調機器リスト

記 号	名 称	電 源	冷房能力 (Kw)	暖房能力 (Kw)	消費電力 (Kw)		圧縮機出力 (Kw)	送風機出力 (Kw)	質量 (Kg)	接続冷媒管 サイズ	設 置 場 所	台数	参 考 品 番	備 考
					冷房	暖房								
HP-1	ヒートポンプエアコン 室外機	3φ200V	10.0	11.2	2.72	2.70	1.95	0.186	70	9.5φ・15.9φ	屋外	1組	SZRH112BYN	簡易基礎
	室内機 天井吊露出型						—	0.15	40	9.5φ・15.9φ	本館1階 保健室			ワイヤレスリモコン共
HP-2	ヒートポンプエアコン 室外機	3φ200V	10.0	11.2	2.72	2.70	1.95	0.186	70	9.5φ・15.9φ	屋外	1組	SZRH112BYN	簡易基礎
	室内機 天井吊露出型						—	0.15	40	9.5φ・15.9φ	本館2階 泉学級A			ワイヤレスリモコン共
HP-3	ヒートポンプエアコン 室外機	3φ200V	10.0	11.2	2.72	2.70	1.95	0.186	70	9.5φ・15.9φ	屋外	1組	SZRH112BYN	壁掛架台共
	室内機 天井吊露出型						—	0.15	40	9.5φ・15.9φ	本館2階 泉学級B			ワイヤレスリモコン共
HP-4	ヒートポンプエアコン 室外機	3φ200V	10.0	11.2	2.72	2.70	1.95	0.186	70	9.5φ・15.9φ	屋外	1組	SZRH112BYN	壁掛架台共
	室内機 天井吊露出型						—	0.15	40	9.5φ・15.9φ	中校舎2階 視聴覚教室・南			ワイヤレスリモコン共
HP-5	ヒートポンプエアコン 室外機	3φ200V	10.0	11.2	2.72	2.70	1.95	0.186	70	9.5φ・15.9φ	屋外	1組	SZRH112BYN	簡易基礎
	室内機 天井吊露出型						—	0.15	40	9.5φ・15.9φ	中校舎2階 視聴覚教室・中			ワイヤレスリモコン共
HP-6	ヒートポンプエアコン 室外機	3φ200V	10.0	11.2	2.72	2.70	1.95	0.186	70	9.5φ・15.9φ	屋外	1組	SZRH112BYN	簡易基礎
	室内機 天井吊露出型						—	0.15	40	9.5φ・15.9φ	中校舎2階 視聴覚教室・北			ワイヤレスリモコン共
RA-1	ルームエアコン 室外機	1φ100V	3.6	4.2	1.18	1.19	0.95	—	26	6.4φ・9.5φ	屋外	1組	S364ATCS	簡易基礎
	室内機 壁掛型								10	6.4φ・9.5φ	本館1階 放送室		ドレンアップキット共	ワイヤレスリモコン共
RA-2	ルームエアコン 室外機	1φ100V	3.6	4.2	1.18	1.19	0.95	—	26	6.4φ・9.5φ	屋外	1組	S364ATCS	簡易基礎
	室内機 壁掛型								10	6.4φ・9.5φ	本館1階 印刷室		ドレンアップキット共	ワイヤレスリモコン共

訂 正

工 事 名

泉ヶ丘中学校空調設備整備工事

図 面 名

改修後 空調機器リスト

縮 尺

作成年月日


図面番号



(株) 八木建設一級建築士事務所

京都府知事登録第02A00563
建設大臣人登録第284449号

0774-82-3125
八 木 寿 美 徳

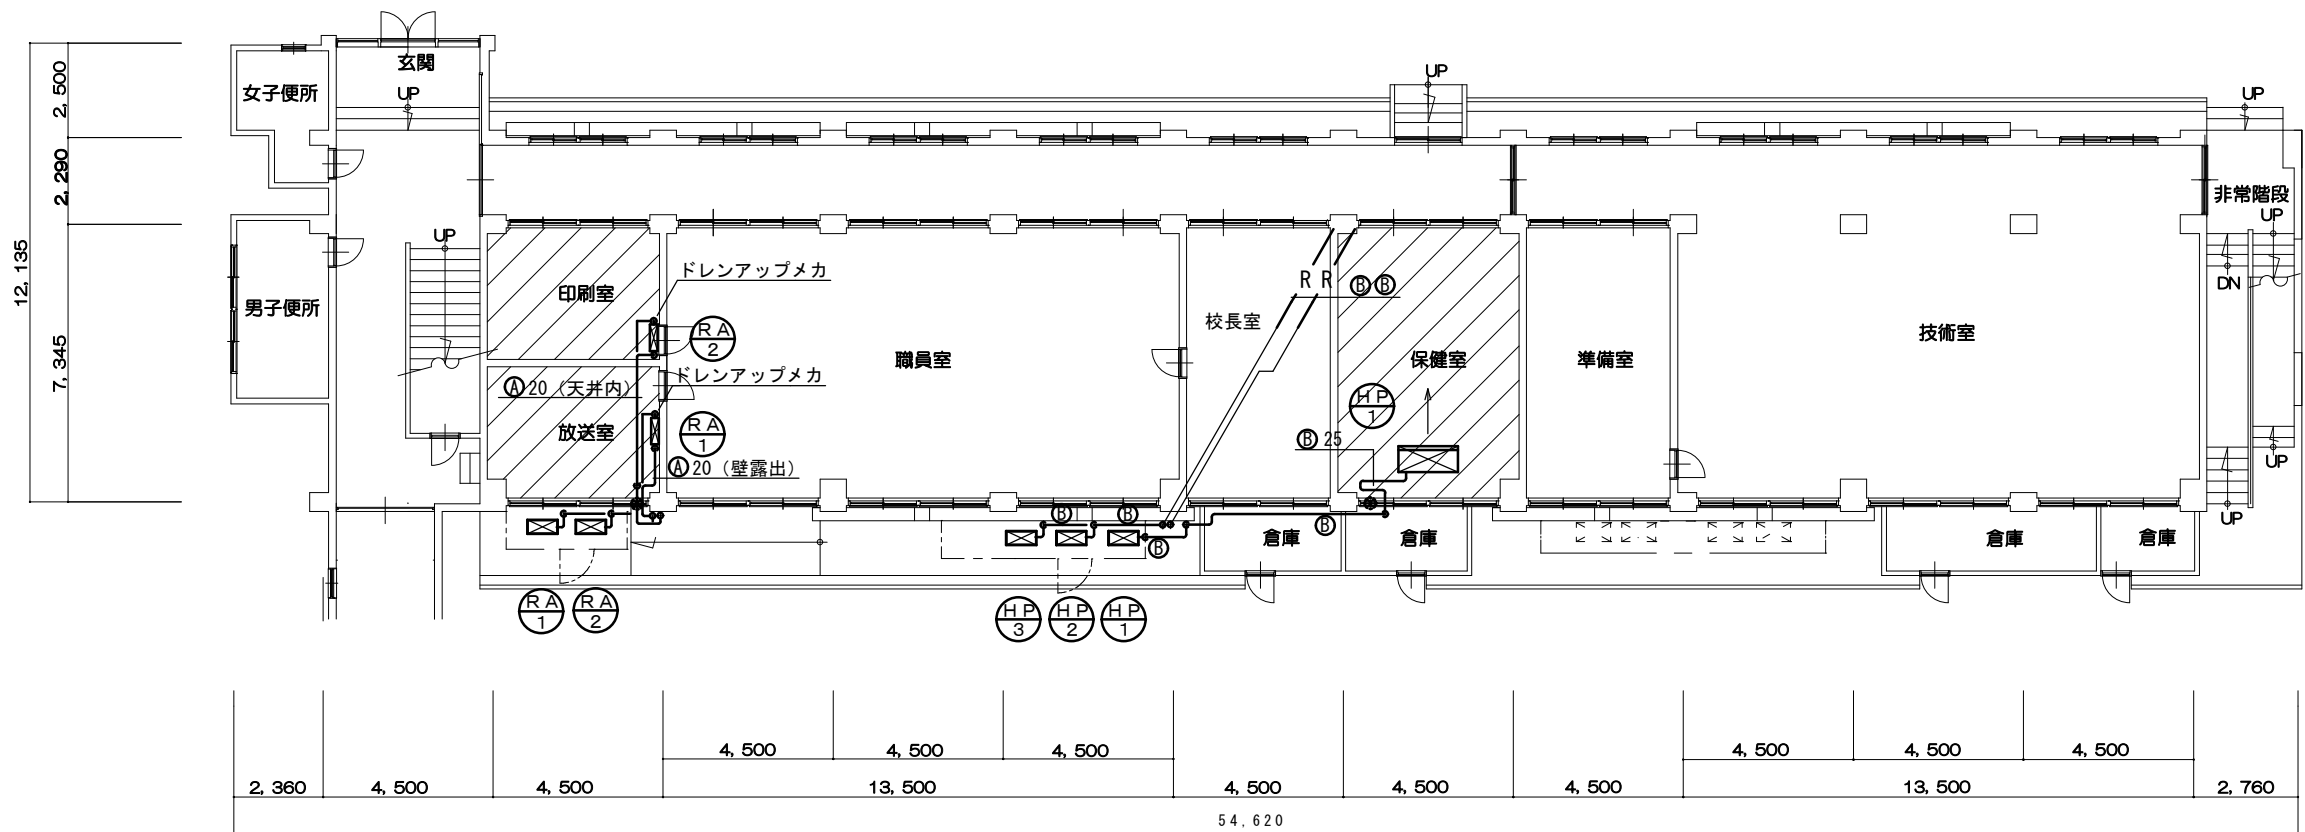


本館1階平面図	S = 1/200
---------	-----------

冷媒管リスト		
記号	液管	ガス管
㊶	6.4φ	9.5φ
㊷	9.5φ	15.9φ



冷媒管ラッキングはカラー鉄板を使用

冷媒管リスト		
記号	液管	ガス管
④	6.4φ	9.5φ
⑤	9.5φ	15.9φ

冷媒管ラッキングはカラー鉄板を使用

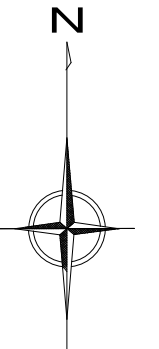

 空調設備整備教室を示す。

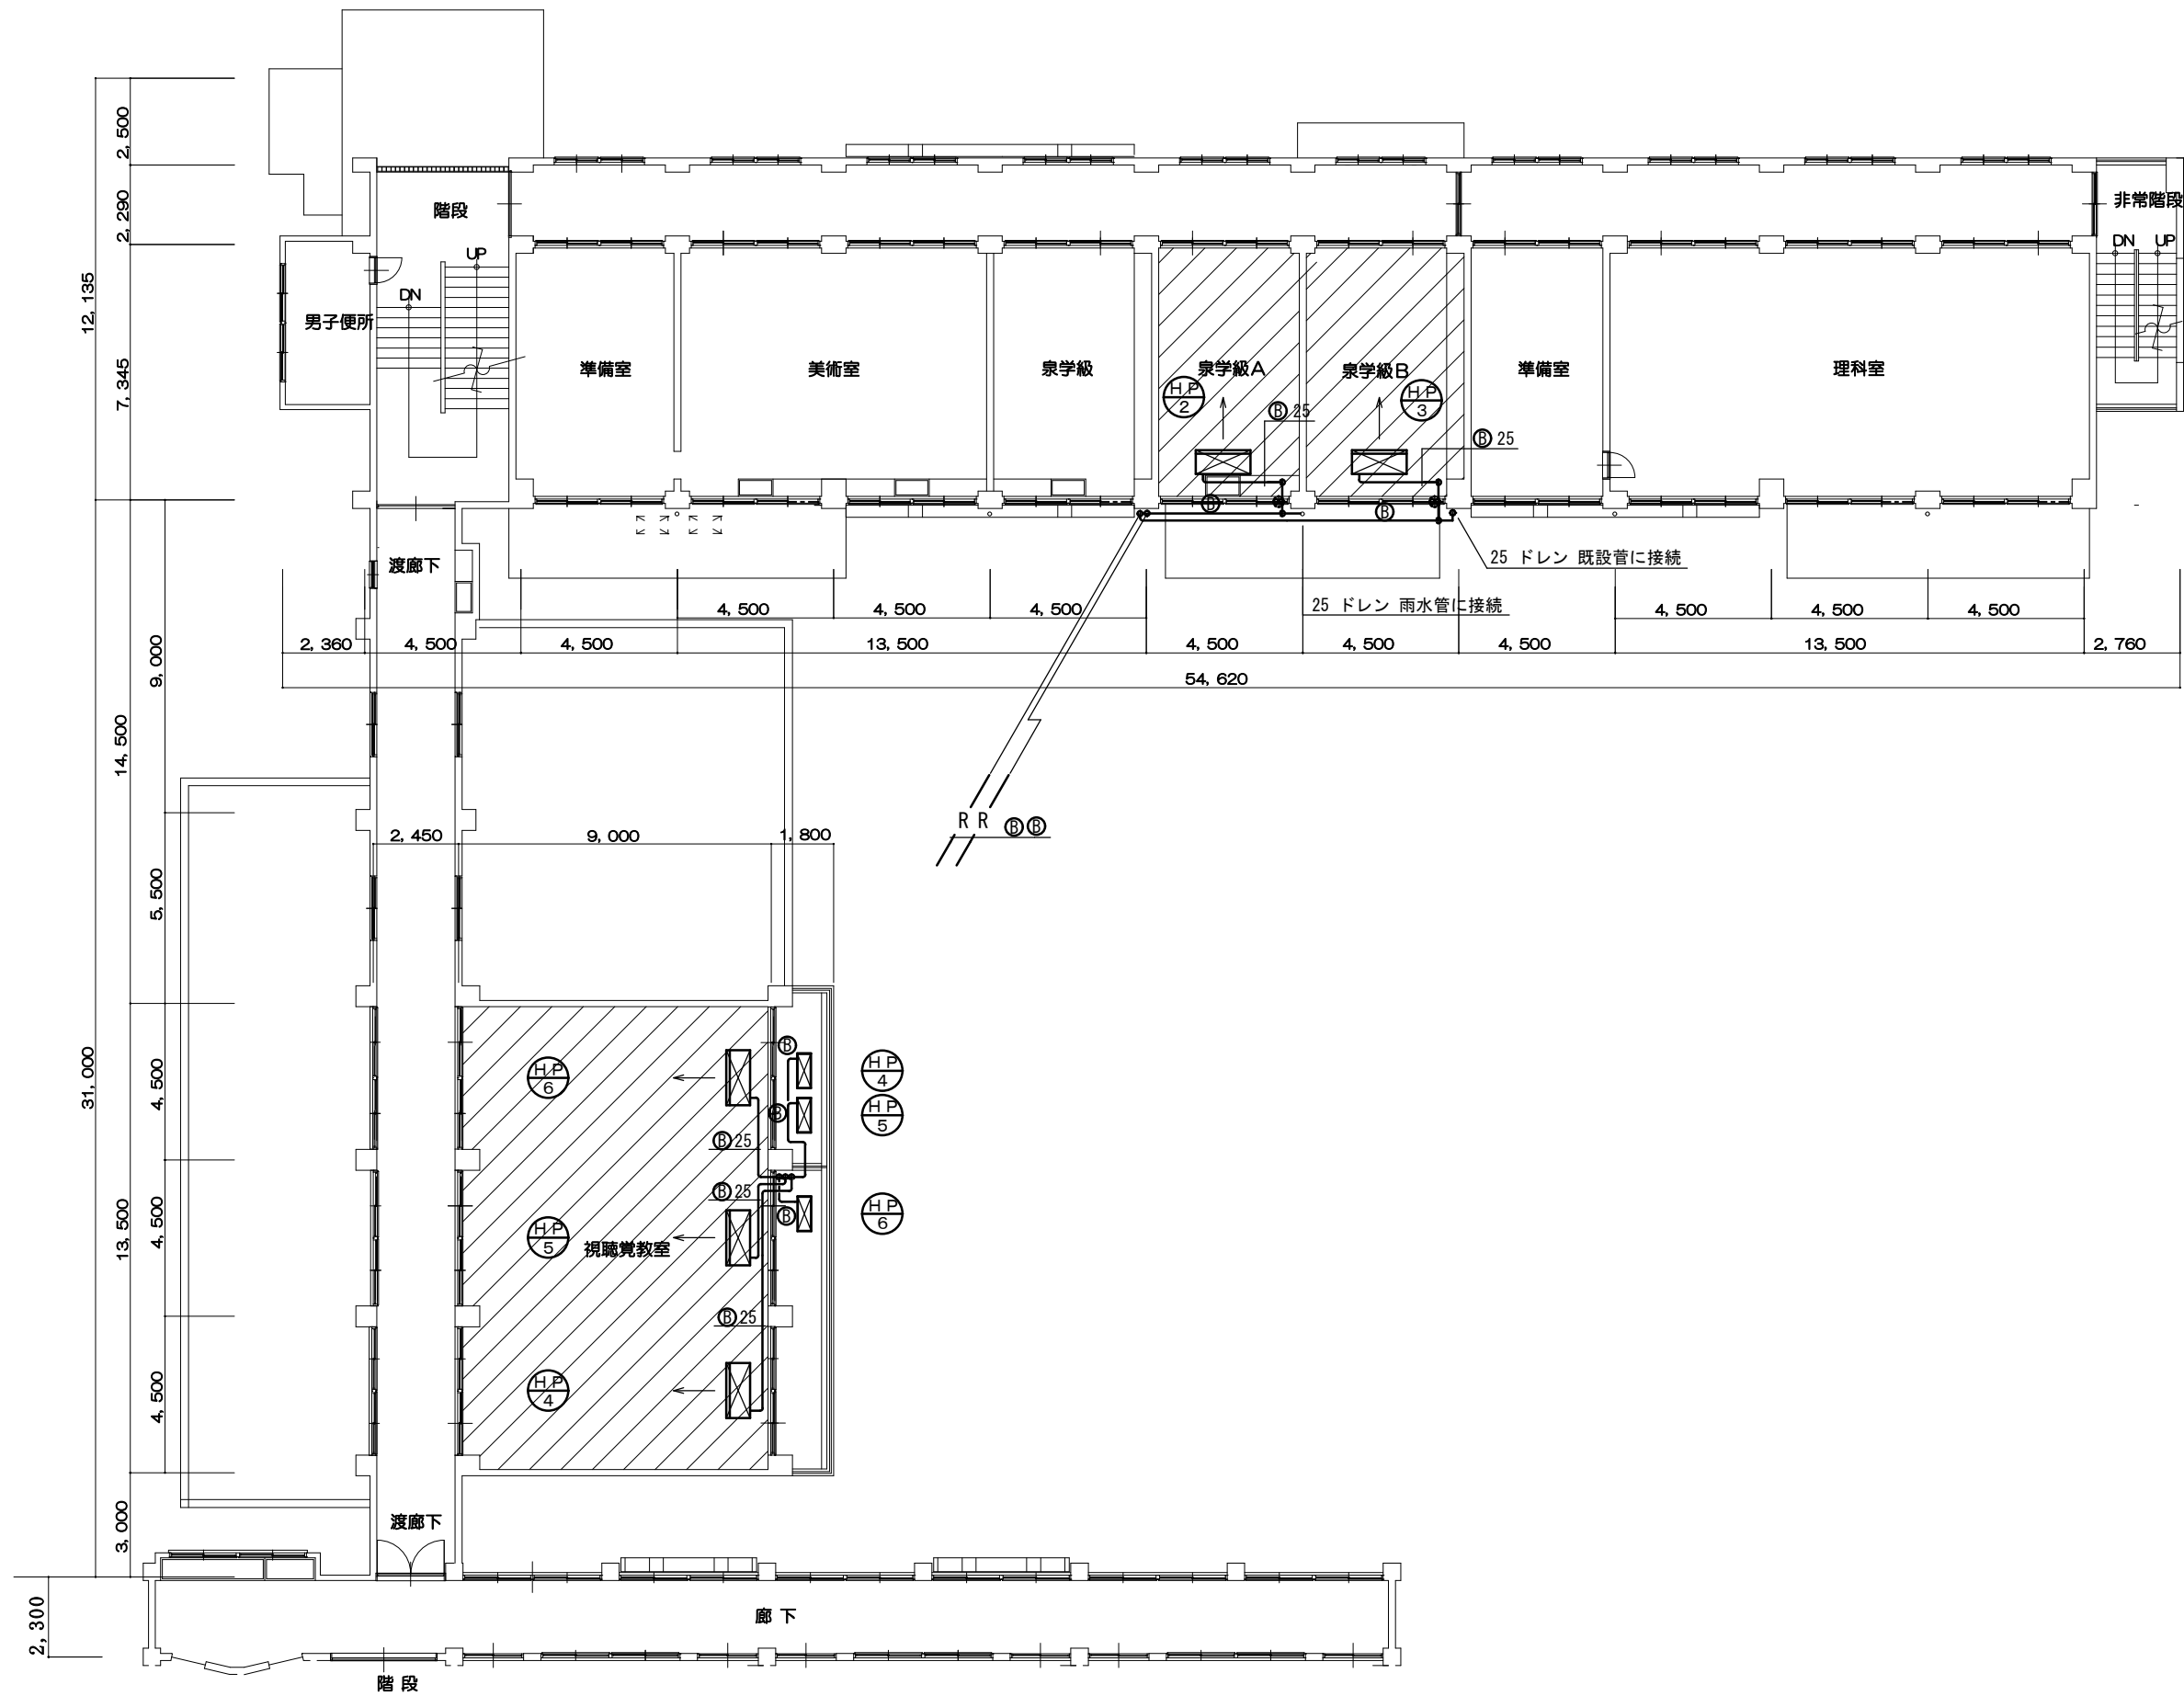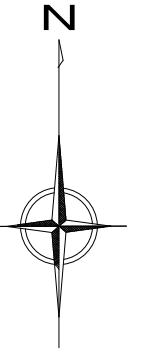

冷媒管リスト

記号	液管	ガス管
Ⓐ	6.4φ	9.5φ
Ⓑ	9.5φ	15.9φ

冷媒管ラッキングはカラー鉄板を使用

 空調設備整備教室を示す。

訂 正	-----	工 事 名	泉ヶ丘中学校空調設備整備工事	図 面 名	改修後空調平面図	縮 尺	作成年月日	図面番号	 (株) 八木建設一級建築士事務所 京都府知事登録第02A00563 0774-82-3125 建設大臣人登録第284449号 八 木 寿 美 穂			
	-----				本館・中校舎 2階	1 : 200	令和6年05月15日	M-03				

訂 正	-----	工 事 名	泉ヶ丘中学校空調設備整備工事	図 面 名	改修後空調平面図	縮 尺	作成年月日	図面番号	 (株) 八木建設一級建築士事務所 京都府知事登録第02A00563 0774-82-3125 建設大臣人登録第284449号 八 木 寿 美 穂			
	-----				本館・中校舎 2階	1 : 200	令和6年05月15日	M-03				

訂 正	-----	工 事 名	泉ヶ丘中学校空調設備整備工事	図 面 名	改修後空調平面図	縮 尺	作成年月日	図面番号	 (株) 八木建設一級建築士事務所 京都府知事登録第02A00563 0774-82-3125 建設大臣人登録第284449号 八 木 寿 美 穂			
	-----				本館・中校舎 2階	1 : 200	令和6年05月15日	M-03				

訂 正	-----	工 事 名	泉ヶ丘中学校空調設備整備工事	図 面 名	改修後空調平面図	縮 尺	作成年月日	図面番号	 (株) 八木建設一級建築士事務所 京都府知事登録第02A00563 0774-82-3125 建設大臣人登録第284449号 八 木 寿 美 穂			
	-----				本館・中校舎 2階	1 : 200	令和6年05月15日	M-03				


訂 正	-----	工 事 名	泉ヶ丘中学校空調設備整備工事	図 面 名	改修後空調平面図	縮 尺	作成年月日	図面番号	 (株) 八木建設一級建築士事務所 京都府知事登録第02A00563 0774-82-3125 建設大臣人登録第284449号 八 木 寿 美 穂			
	-----				本館・中校舎 2階	1 : 200	令和6年05月15日	M-03				

訂 正	-----	工 事 名	泉ヶ丘中学校空調設備整備工事	図 面 名	改修後空調平面図	縮 尺	作成年月日	図面番号	 (株) 八木建設一級建築士事務所 京都府知事登録第02A00563 0774-82-3125 建設大臣人登録第284449号 八 木 寿 美 穂			
	-----				本館・中校舎 2階	1 : 200	令和6年05月15日	M-03				



(株) 八木建設一級建築士事務所
京都府知事登録第02A00563 0774-82-3125
建設大臣登録第284449号 八木 寿美穂


京都府知事登録第02A00563 0774-82-3125
建設大臣登録第284449号 八木 寿美 穂

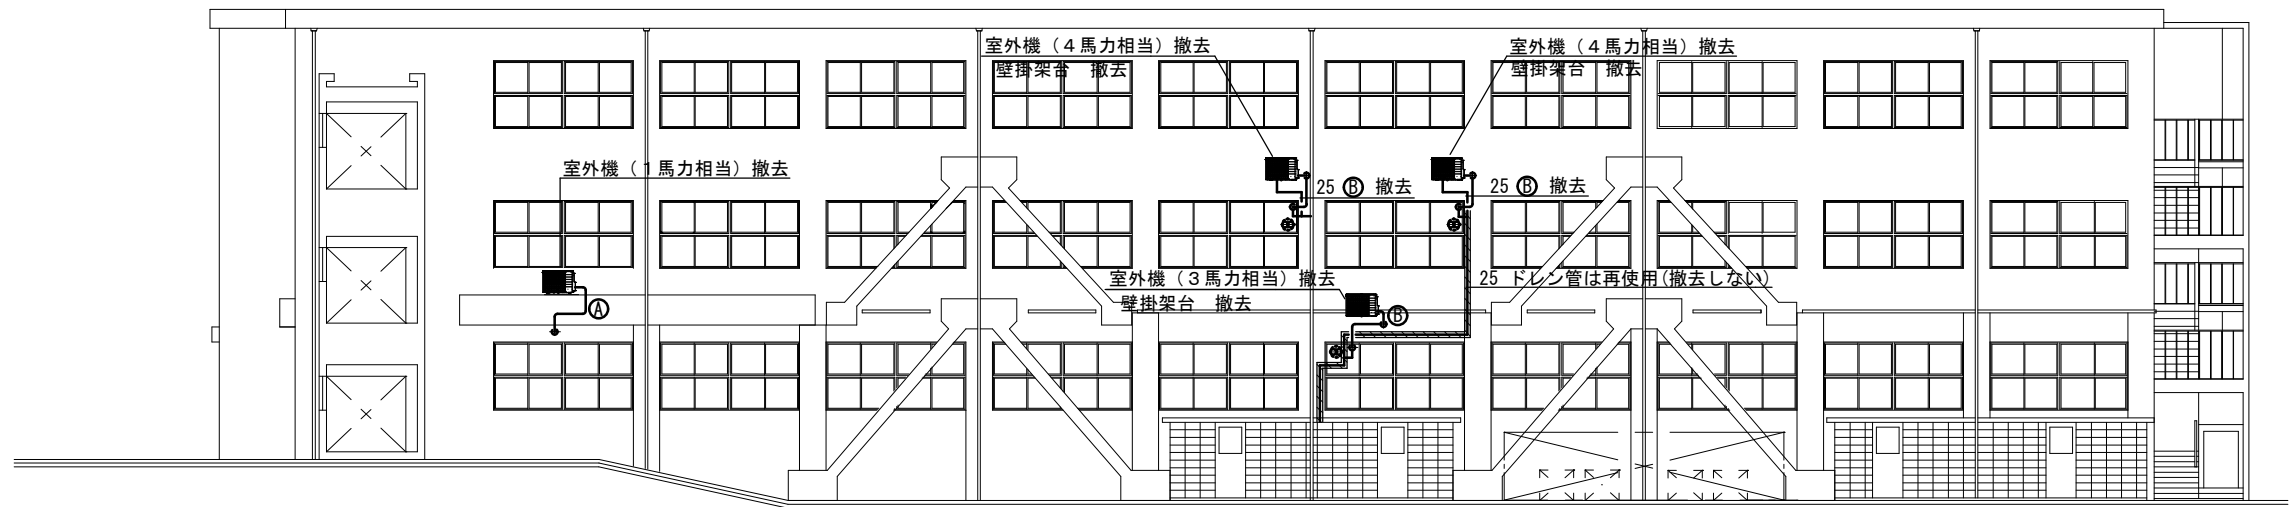

本館南立面図 S = 1 / 2 0 0

冷媒管リスト

記号	液管	ガス管
㊶	6.4φ	9.5φ
㊷	9.5φ	15.9φ

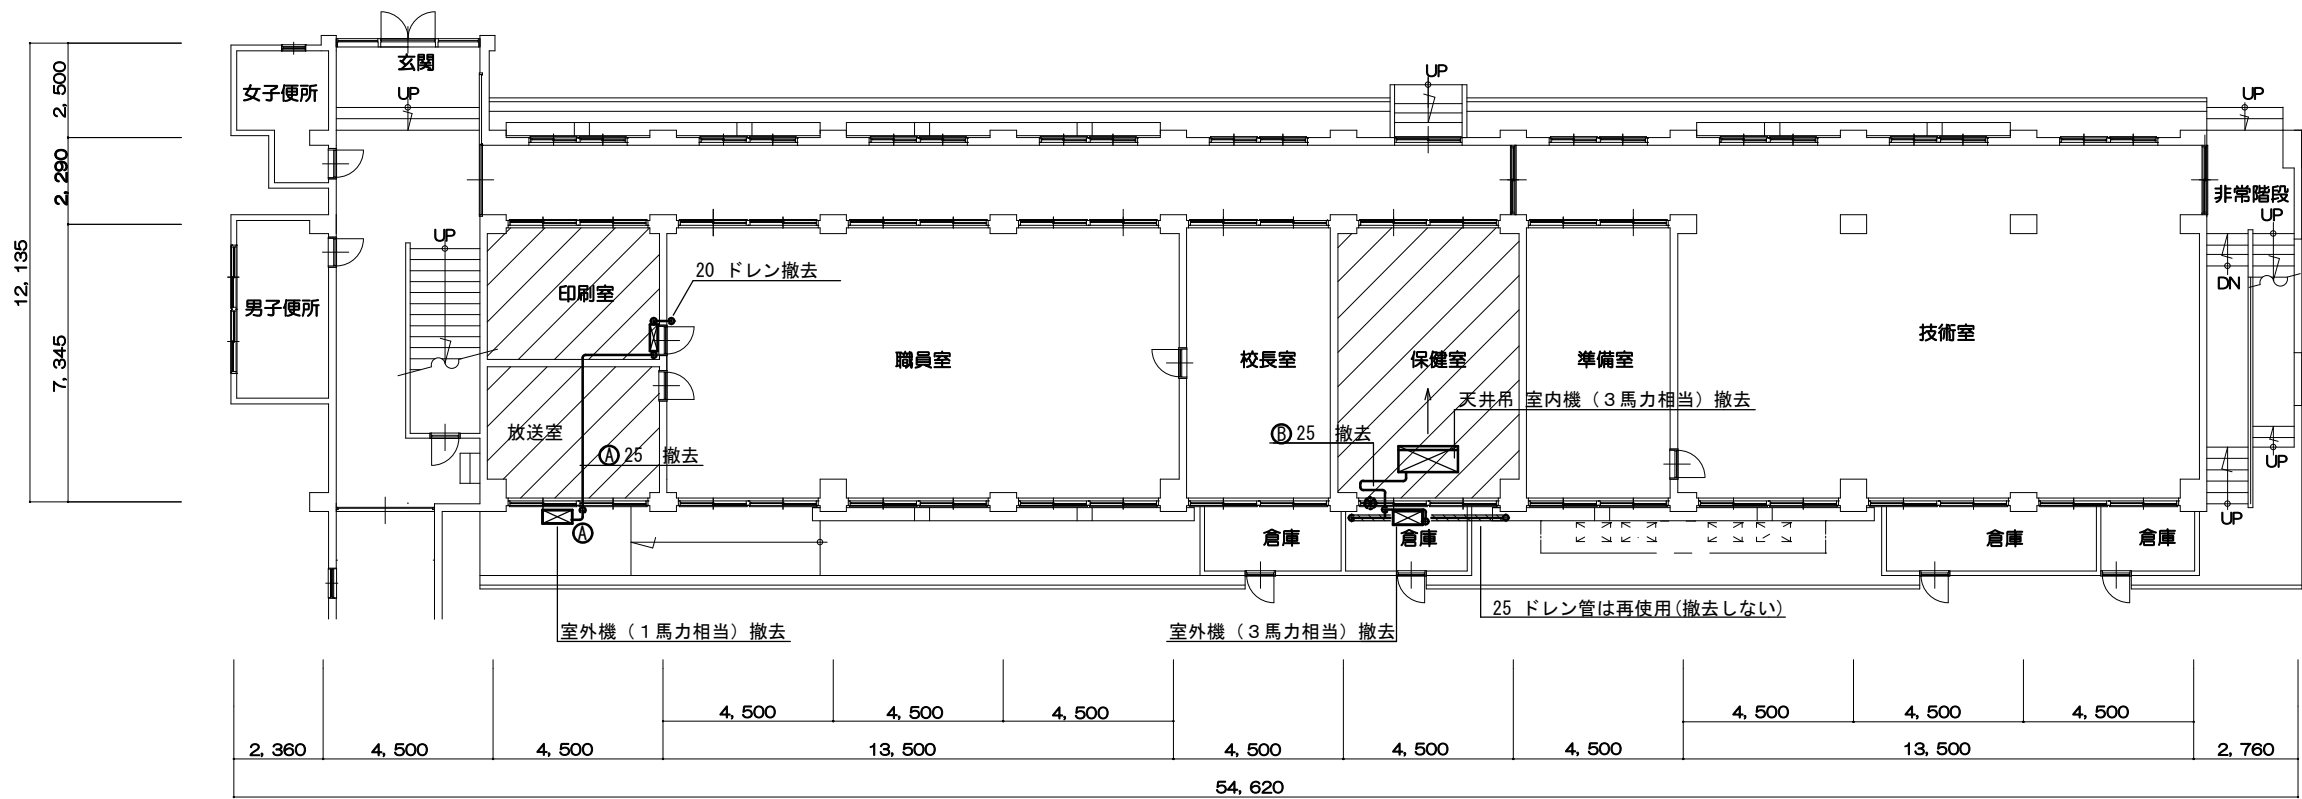

本館1階平面図 S = 1 / 2 0 0

冷媒管リスト

記号	液管	ガス管
㊶	6.4φ	9.5φ
㊷	9.5φ	15.9φ

空調設備整備教室を示す。

訂正

工事名

泉ヶ丘中学校空調設備整備工事

図面名

改修前空調平面図・立面図
本館 1階・南面



縮尺
1 : 200

作成年月日
令和06年05月15日

図面番号
M-04



(株) 八木建設一級建築士事務所
京都府知事登録第02A00563号
建設大臣人登録第284449号
0774-82-3125
八木 寿 美 徳

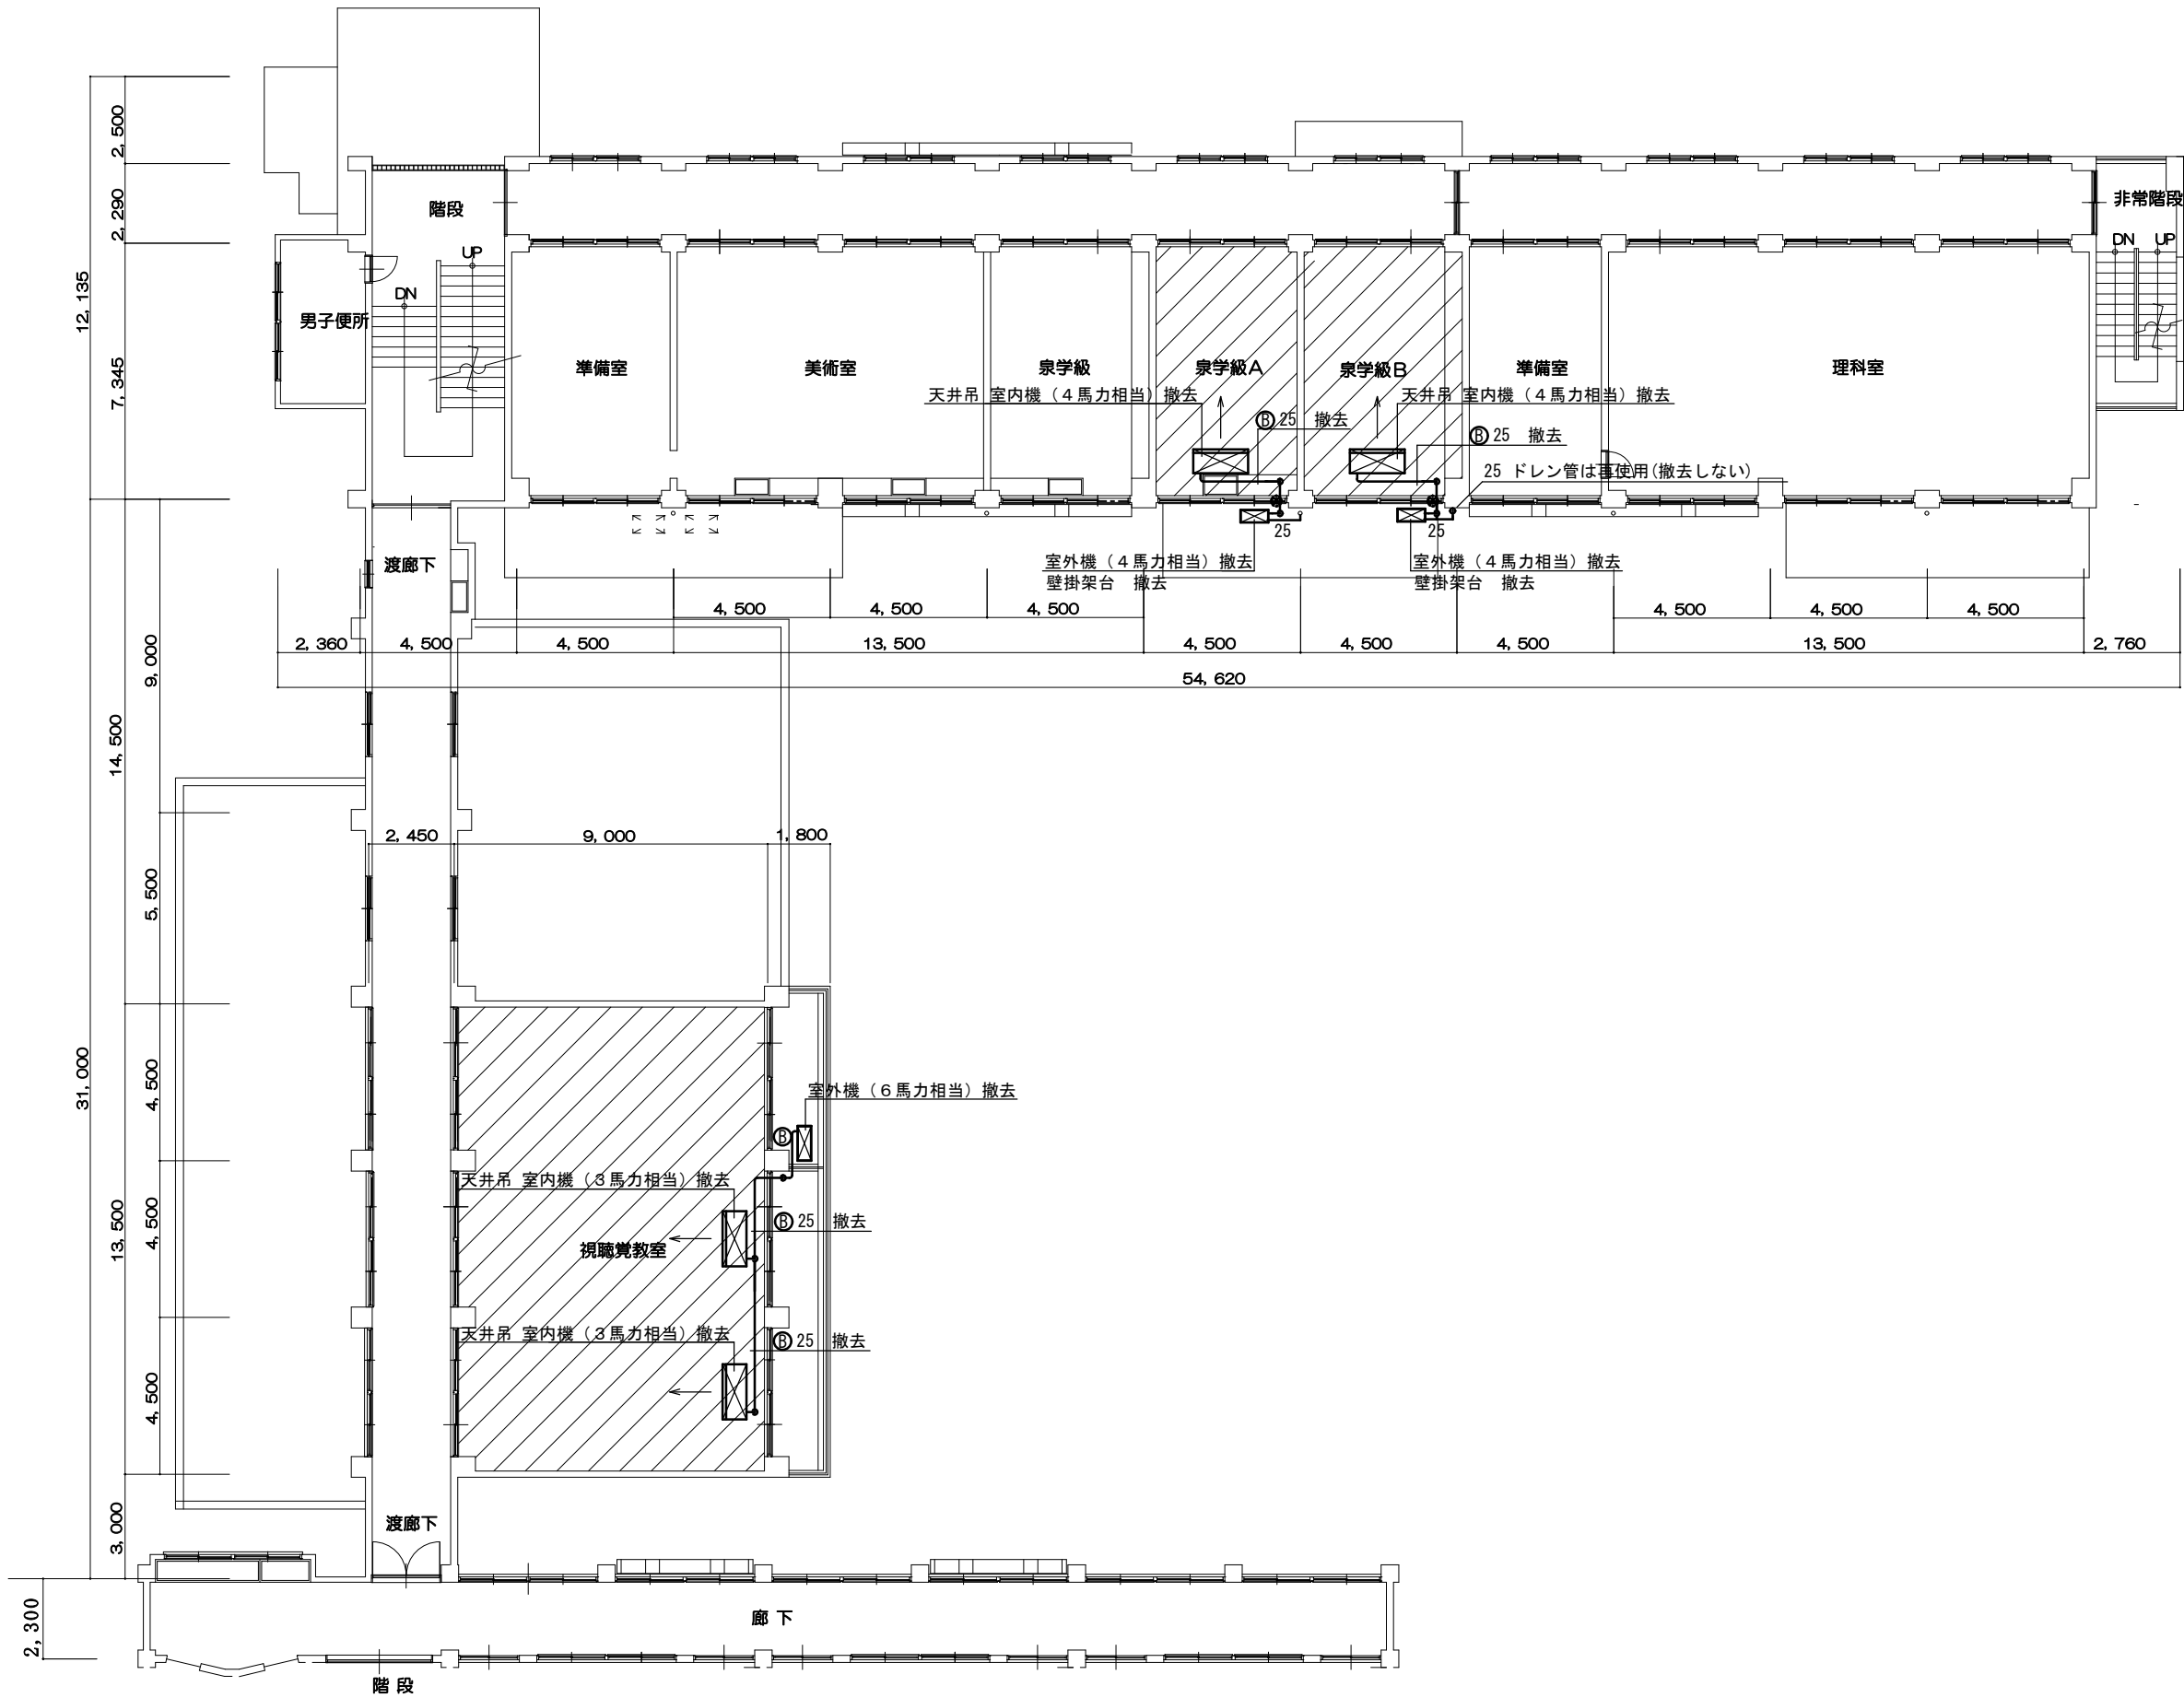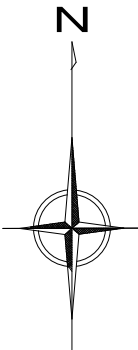

冷媒管リスト

記号	液管	ガス管
㊦	6.4φ	9.5φ
㊧	9.5φ	15.9φ

 空調設備整備教室を示す。

訂 正	-----	工 事 名	泉ヶ丘中学校空調設備整備工事	図 面 名	改修前空調平面図	縮 尺	作成年月日	図面番号	 (株) 八木建設一級建築士事務所			
					本館・中学校舎 2階							
						1 : 200	令和6年05月15日	M-05	京都府知事登録第02A00563 建設大臣人登録第284449号	0774-82-3125 八 木 寿 美 徳		